

MAPA DO CELÓW PROJEKTOWYCH
Skala 1:500

Województwo: opolskie
Gmina: 160910_4, Prószków
Obręb: 0110, Prószków
Seksja: 6.136.19.05.1.4, 3.2 km.7
Działka: 902
KERG: GK.6640.1.4693.2021
Układ współrzędnych: "2000/18"
Wys. poziom odniesienia: "Kronsztadt 60"
Nie sprawdzono KW.

"GEODEZJA Miklis" Marek Miklis
tel. 601 637 283
B. Pydynowska nr upr. 13300
Aktualizacja na dzień: 20.12.2021 r.

— granice planu zagospodarowania
— nieprzekraczalne linie zabudowy
UP – teren usług publicznych
MW – teren zabudowy mieszkaniowej wielorodzinnej
MN – teren zabudowy mieszkaniowej jednorodzinnej
MN/U – teren zabudowy mieszkaniowej jednorodzinnej z towarzyszeniem usług
KDG – teren dróg publicznych ? głównych
KDD – teren dróg publicznych ? dojazdowych

Uchwała nr XL/368/2018 Rady Miejskiej w Prószkowie
z dnia 3 lipca 2018 r.

UWAGA!
Wskazane na niniejszej mapie granice działki przedmiotowej zostały określone z wymaganą dokładnością. Mapa może służyć do projektowania budynków w odległości 4m od granicy nieruchomości.


nie wyklucza się istnienia w terenie innych, nie wykazanych na niniejszej mapie, urządzeń podziemnych, które nie były zgłoszone do inwentaryzacji powykonawczej.

Oświadczam, że uzyskaliśmy pozytywny wynik weryfikacji.

Wykonawca pracy: "GEODEZJA Miklis" Marek Miklis
Kierownik prac: geodeta uprawniony Bożena Pydynowska, upr nr 13 300.
Pracę zgłoszoną w Powiatowym Ośrodku Dokumentacji Geodezyjnej i Kartograficznej w Opolu zarejestrowano pod nr GK.6640.1.4693.2021.
W dniu 19.01.2022 r. dokumentacja uzyskała pozytywną weryfikację.
Operat został przyjęty do zasobu pod nr GK.6641.1.179.2022.

Jestem świadomy odpowiedzialności karnej za złożenie fałszywego oświadczenia.

Temat projektu			
Budowa wewnętrznej instalacji gazowej wraz z odcinkiem zewnętrznym dla budynku Publicznego Przedszkola w Prószkowie.			
Inwestor			
Gmina Prószków 46-060 Prószków, ul. Opolska 17			
Adres inwestycji			
46-060 Prószków, ul. Krasickiego 2, dz.nr 902			
BRANŻA SANITARNA			
Projektant, specjalność instalacyjno - inżynierska	podpis		
inż. Stanisław Boduszek 586/93			
sprawdzający, specjalność instalacyjno - inżynierska	podpis		
mgr inż. Wojciech Rylowski SLK/5450/PWOS/14			
Opracowanie, specjalność instalacyjno - inżynierska			
mgr inż. Rafał Schmolke			
Faza	Branża	Skala	Data
PB	SANITARNA	1:500	04.04.2022
Nazwa rysunku	nr rys.		
Plan Zagospodarowania Terenu - inst. gazowa	PZT-1		

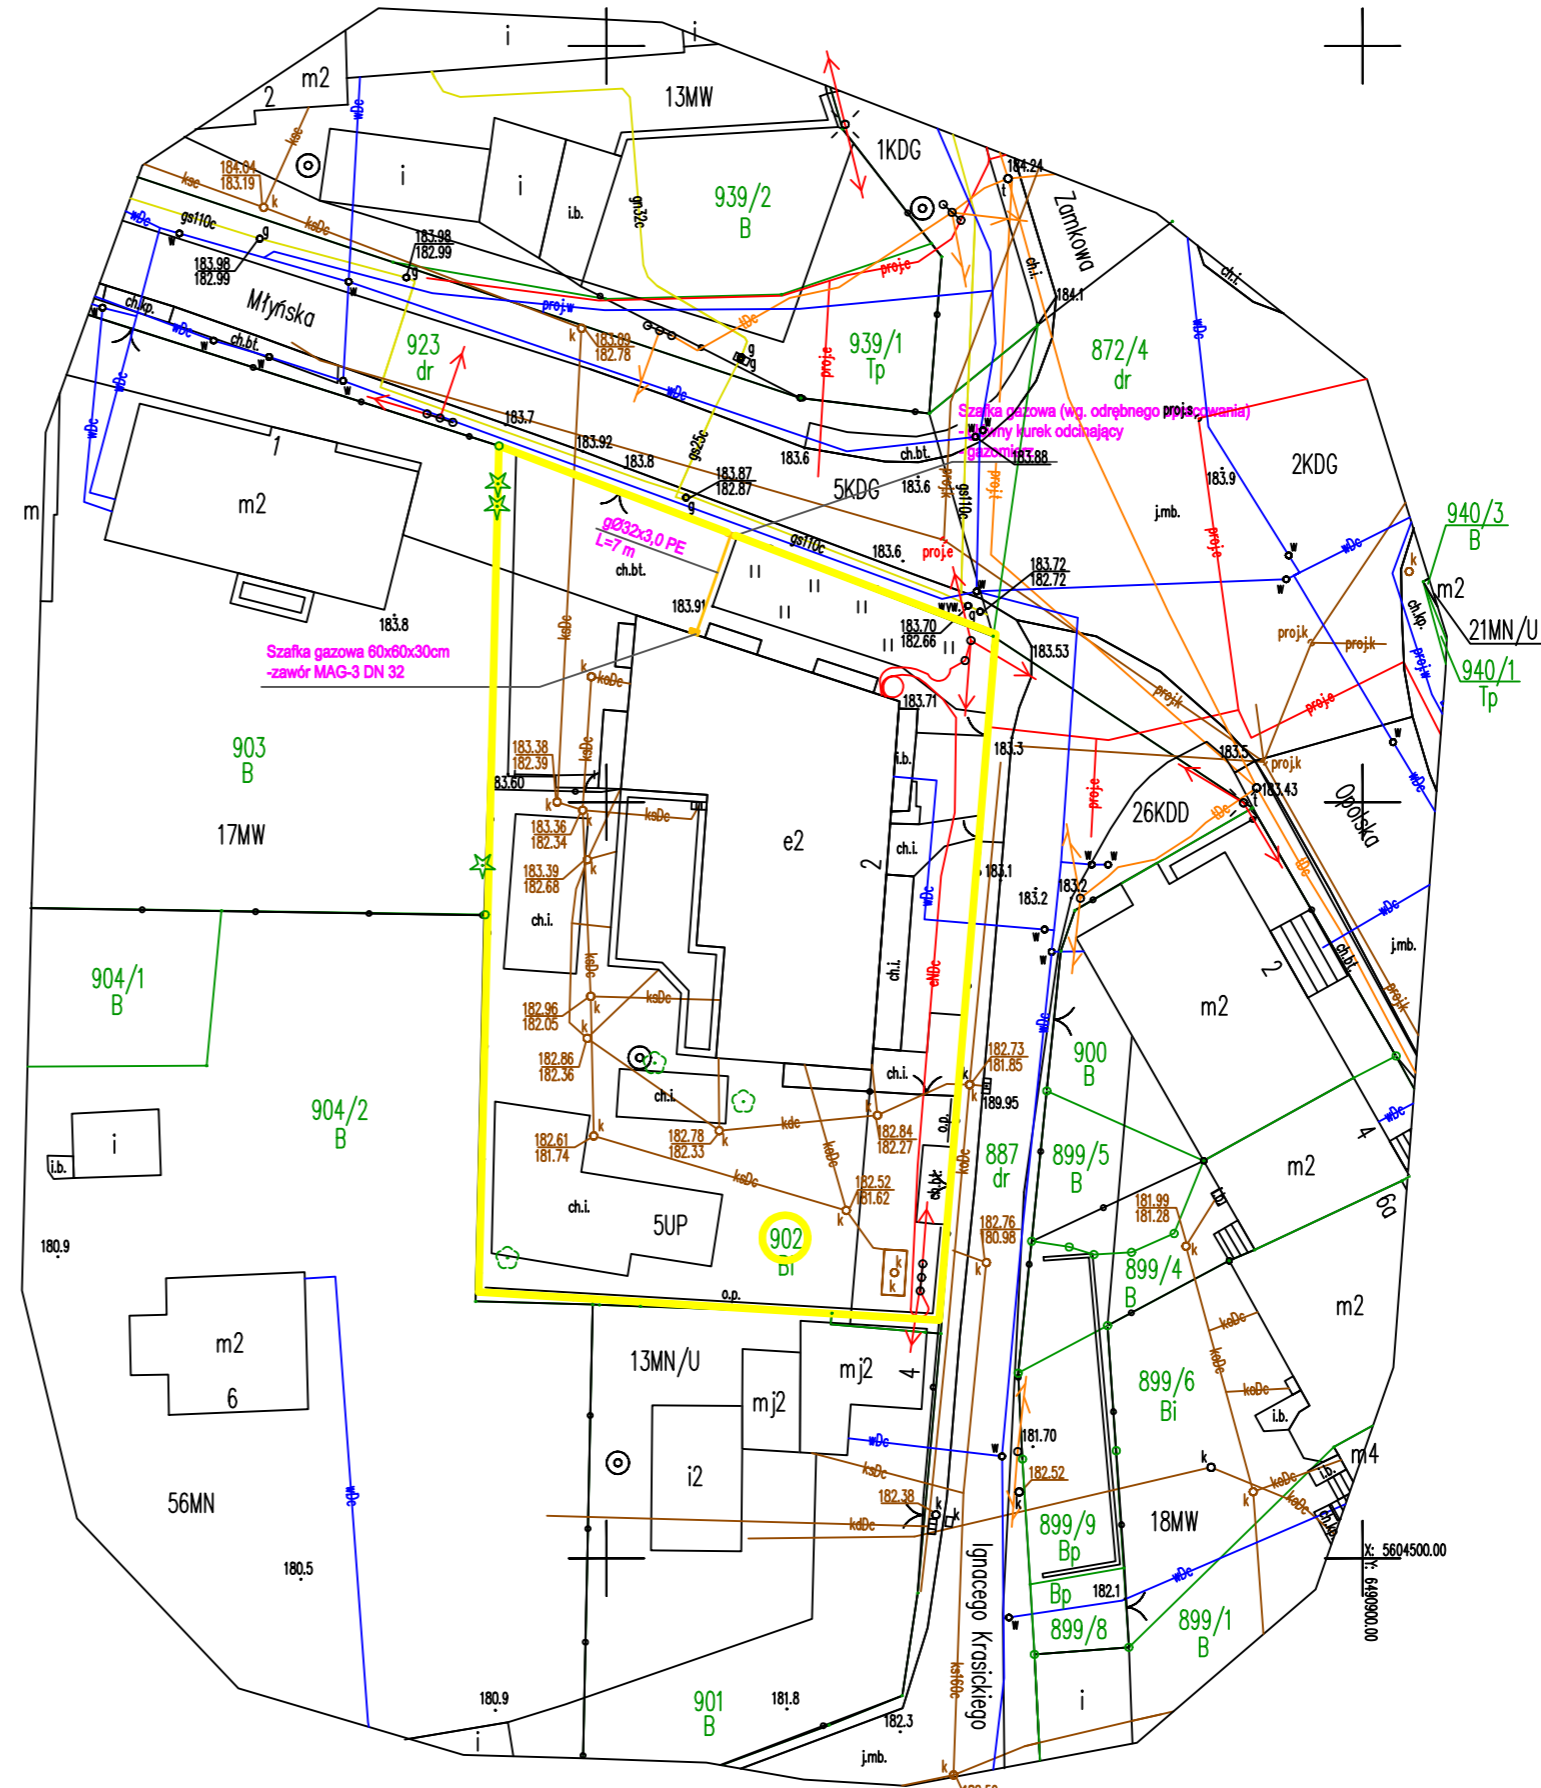

- Projektowana instalacja gazu na terenie działki nr 902 (od granicy działki do budynku)
- Projektowany kurek główny gazu wg odrębnego opracowania
- Granica działki/zakres opracowania